


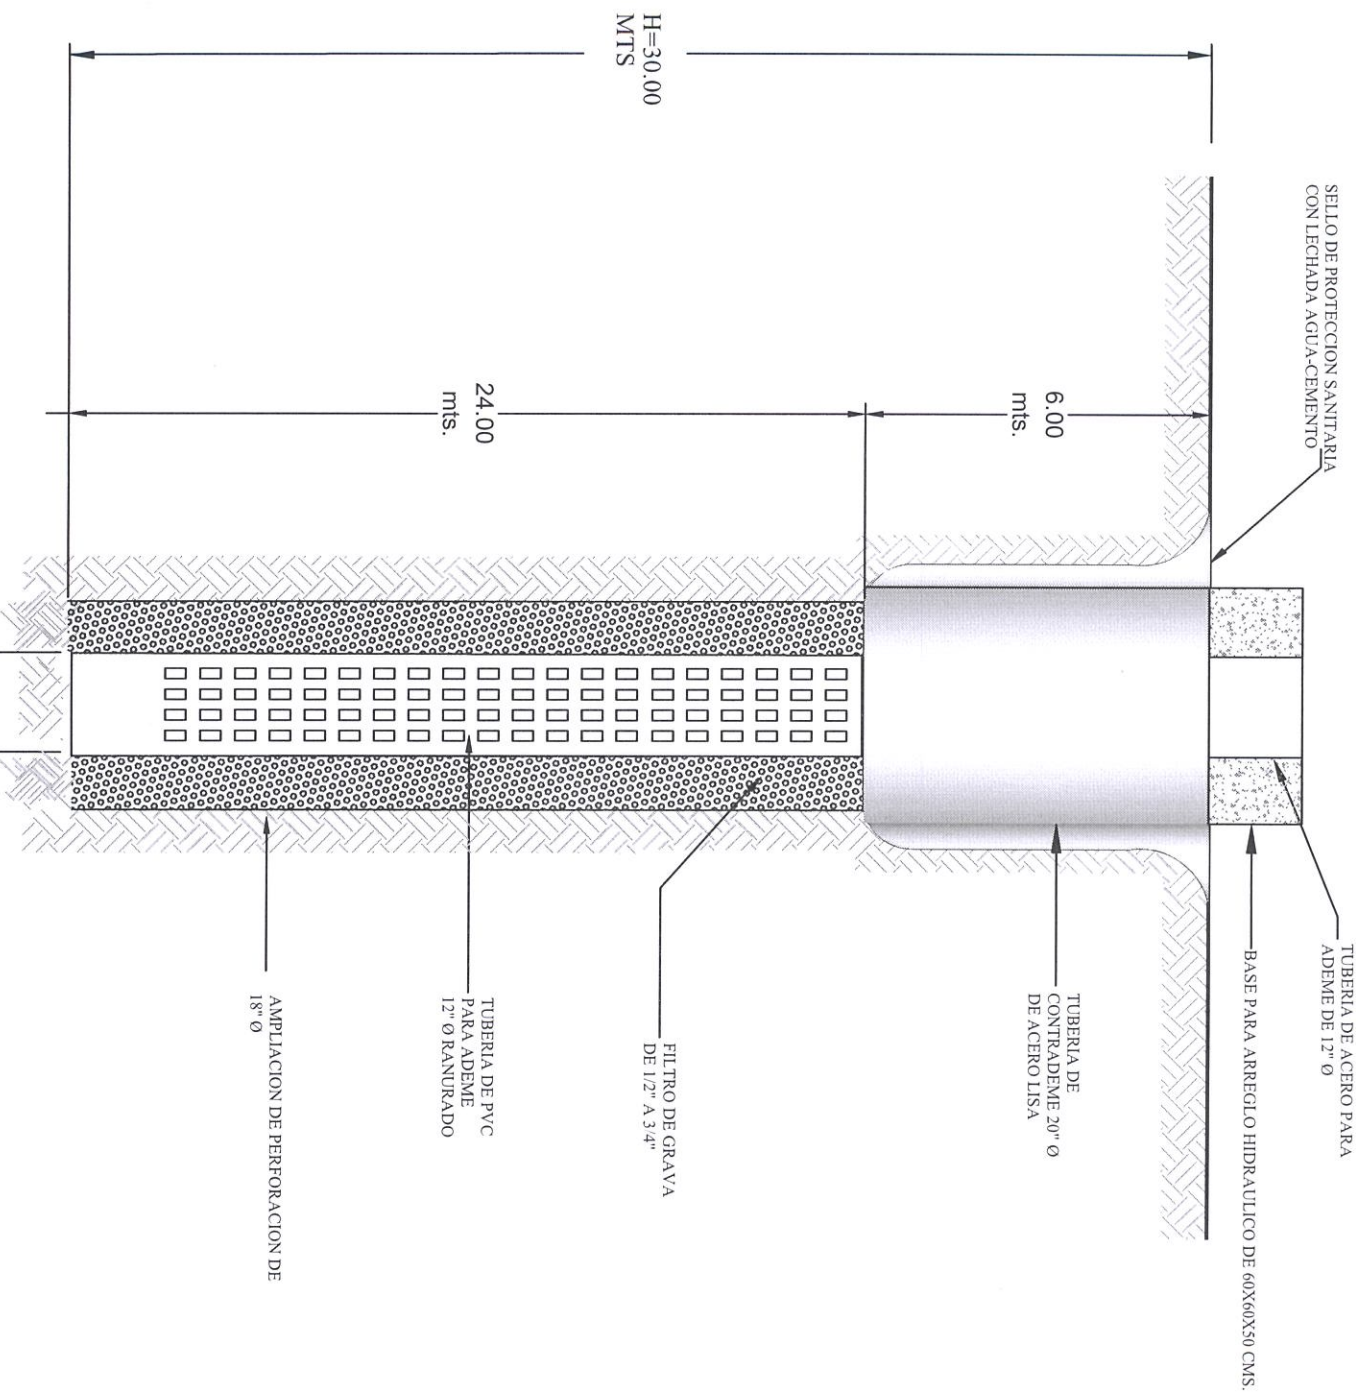

DETALLE DE POZO PROFUNDO

SISTEMA DE AGUA POTABLE



JUNTA MUNICIPAL DE AGUA POTABLE Y ALCANTARILLADO DEL MUNICIPIO DE ELOTA
2024-2027

Obr:
CONSTRUCCION DE POZO PROFUNDO, EQUIPAMIENTO Y LINEA DE CONDUCCION EN SISTEMA MULTIPLE DE AGUA POTABLE DE LAS LOCALIDADES DE EL SALADO, SALADITO, ARROYITOS Y TAYOLITTA, MUNICIPIO DE ELOTA, SINALOA.

Localidad:
EL SALADO, SALADITO, ARROYITOS Y TAYOLITTA, MUNICIPIO DE ELOTA, ESTAI DE SINALOA.

Contenido:
DETALLE DE POZO PROFUNDO PARA AGUA POTABLE.

Simbologia:


Dibujó:
C. ARO. ROBERTO CABANILLAS PRADO

Reviso:
C. ING. DAVID GERRAS OSUNA IRIPE


Autorizo:
C. MTRO. LUCES DANIEL GONZALEZ BELTRAN

Fecha:
MAYO 2026


Numero de plano:
AP/01

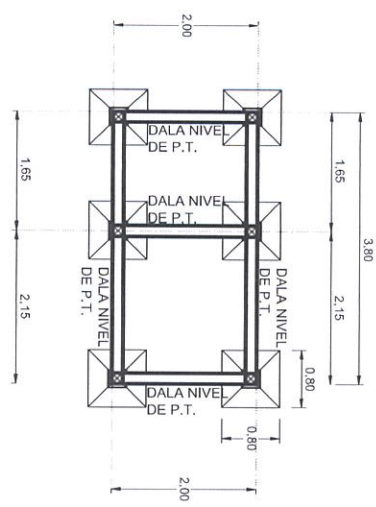


PLANTA DE CIMENTACION

 


Detalle de armado Castillo

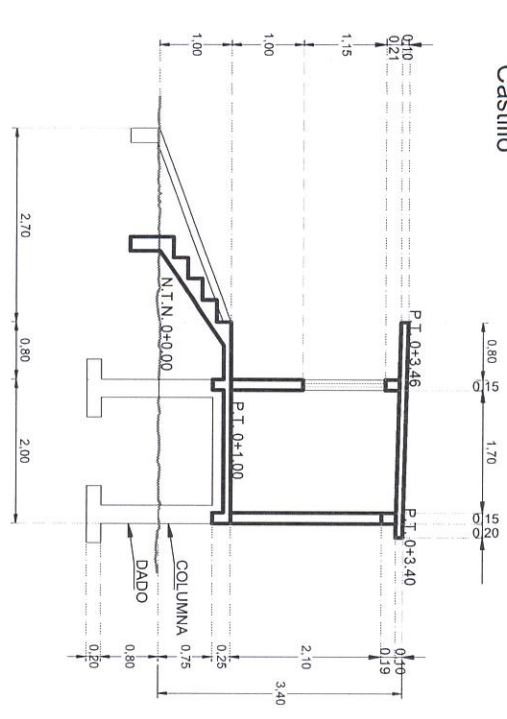


CORTE X-X

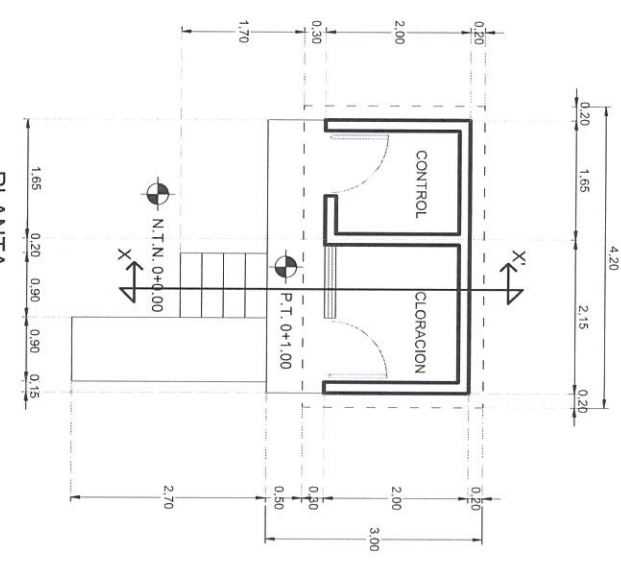


PLANTA

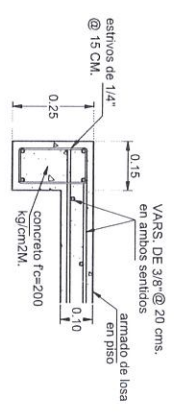

Detalle de armado Viga

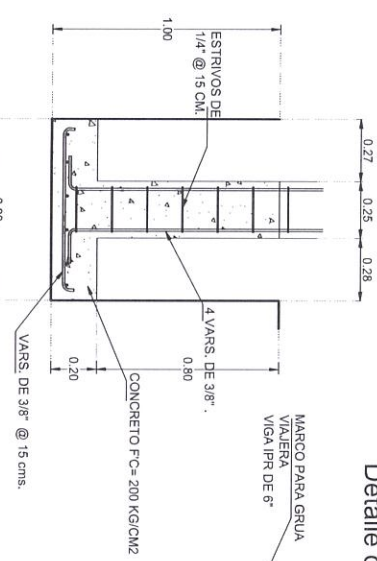


Detalle de Zapata

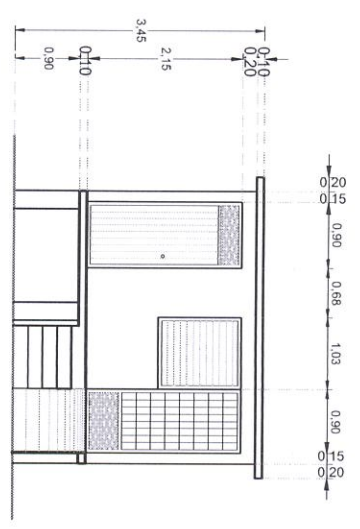


FACHADA PRINCIPAL



Detalle de armado de losa - Sin Escala.

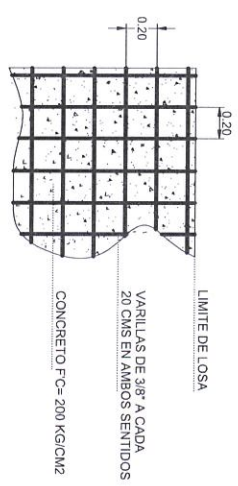

Detalle de armado de losa.- Sin Escala.-

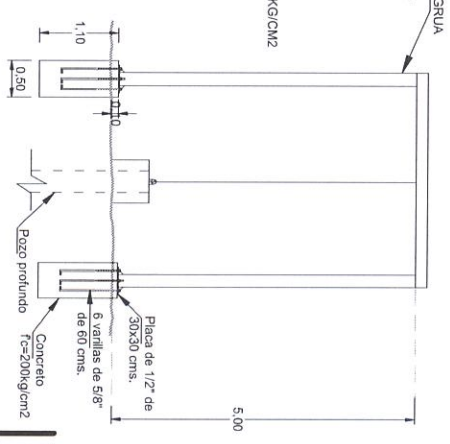

Detalle de Marco

SISTEMA DE AGUA POTABLE



JUNTA MUNICIPAL DE AGUA POTABLE Y ALCANTARILLADO DEL MUNICIPIO DE ELOTA 2024-2027

OBRA: CONSTRUCCION DE POZO PROFUNDO, EQUIPAMIENTO Y LINEA DE CONDUCCION EN SISTEMA MULTIPLE DE AGUA POTABLE DE LAS LOCALIDADES DE EL SALADO, SALADITO, ARROYITOS Y TAYOLITTA, MUNICIPIO DE ELOTA, SINALOA.

CONTENIDO: PLANTA ARQUITECTONICA Y DETALLES D CUESTA DE MEDICION Y CLORACION.

Simbología:

Dibujó: C. ARO. ROBERTO CABANILLAS PRADO
Revisó: C. ARO. ROBERTO CABANILLAS PRADO
Autorizó: C. MTRO. LUIS GONZALEZ BELTRAN

Fecha: MAYO 2026
Numero de plano: AP/02


POZO PROFUNDO, EQUIPAMIENTO Y
SUBESTACION ELECTRICA PARA EL
SISTEMA MULTIPLE DE AGUA POTAB
EN LA LOCALIDADES DE EL SALADO,
SALADITO, ARROYITOS Y TAYOLITTA
ELOTA, SINALOA.
Elaborado: SALADITO ARROYITOS
TAYOLITTA, MUNICIPIO DE EIOTI,
ESTADO DE SINALOA.
Contenido:
PLANTA DE CERCA PERIMETRAL EN
CASITA DE MEDICION Y EQUIPO DE
BOMBEO.

Simbologia:

SISTEMA DE AGUA POTABLE

Dibujo: *[Firma]*
C. ARQ. ROBERTO CABALLERAS PRADO
Revisó: *[Firma]*
C. INGENIERO CIVIL GONZALEZ
Autorizó: *[Firma]*
C. INGENIERO CIVIL GONZALEZ
BETANCUR

Fecha: MAYO 2026
Número de plano: **AP/03**

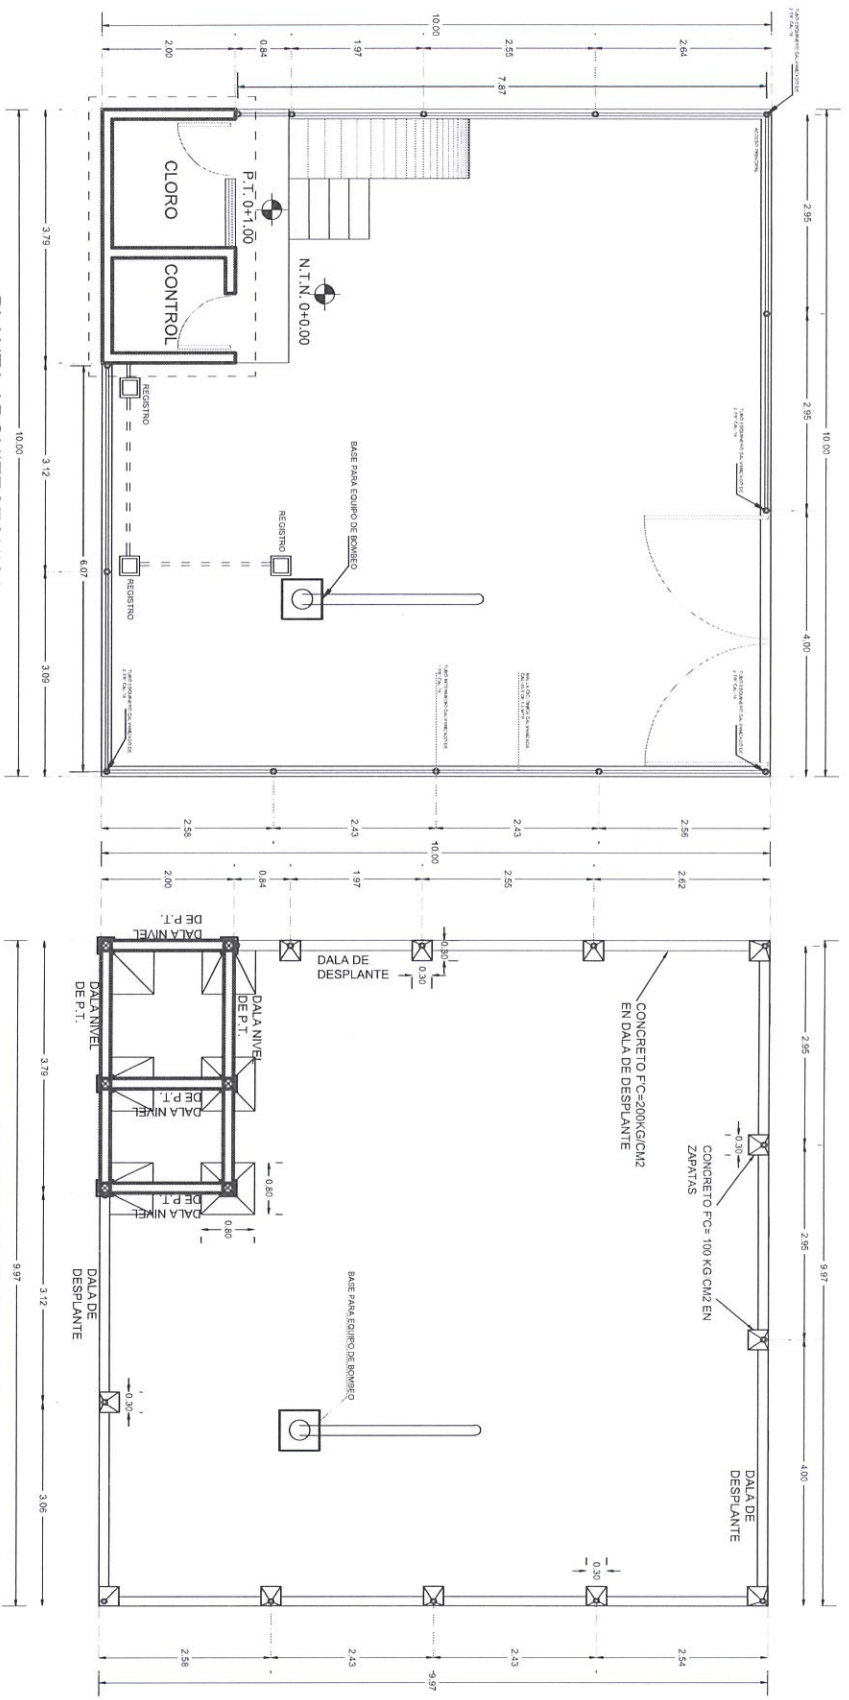




PLANTA ARQUITECTONICA
CERCA PERIMETRAL EN EQUIPO DE BOMBEO

PLANTA DE CIMENTACION
CERCA PERIMETRAL EN EQUIPO DE BOMBEO

DETALLE DE CERCA PERIMETRAL

DETALLE DE PUERTAS (ACCESO)

Detalle de armado
Data

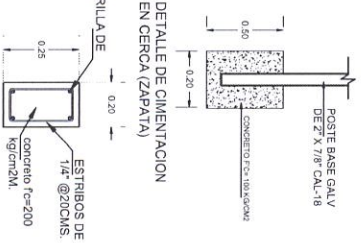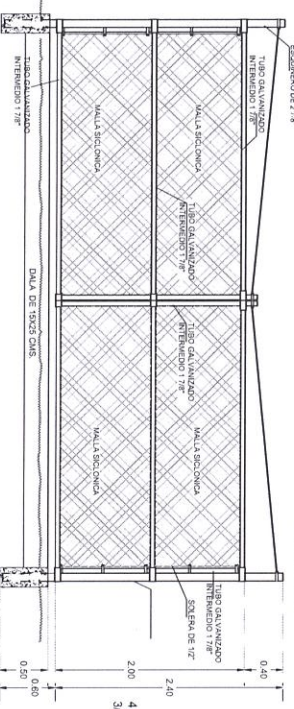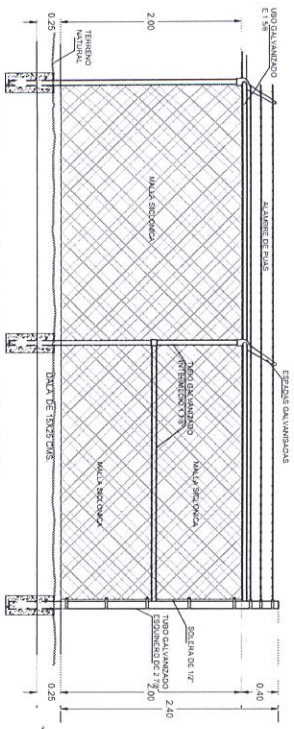

Objeto:
CONSTRUCCION DE POZO PROFUNDO,
EQUIPAMIENTO Y LINEA DE CONDUCCION EN
SISTEMA MULTIPLE DE AGUA POTABLE DE
LAS LOCALIDADES DE EL SALADO, SALADIT
ARROYITOS Y TAYOLITTA, MUNICIPIO DE
ELOTA, SINALOA.

Localidad:
EL SALADO, SALADITO, ARROYITOS Y
TAYOLITTA MUNICIPIO DE ELOTA, ESTADO DE
SINALOA.


Contenido:
DETALLES EN ARREGLO HIDRAULICO Y
VALVULAS DE ADMISION Y EXPULSION DE
AIRE.

Simbología:

SISTEMA DE AGUA POTABLE


Dibujó:
C. ARG. ROBERTO CABANILLAS PRADO
Revisó:
C. ING. DAVID GERRA OSUNA IRIARTE
Autorizó:
C. MTRO. JUANES DANIEL GONZALEZ
BELTRAN

Fecha: MAYO 2026
Numero de plano: AD/04

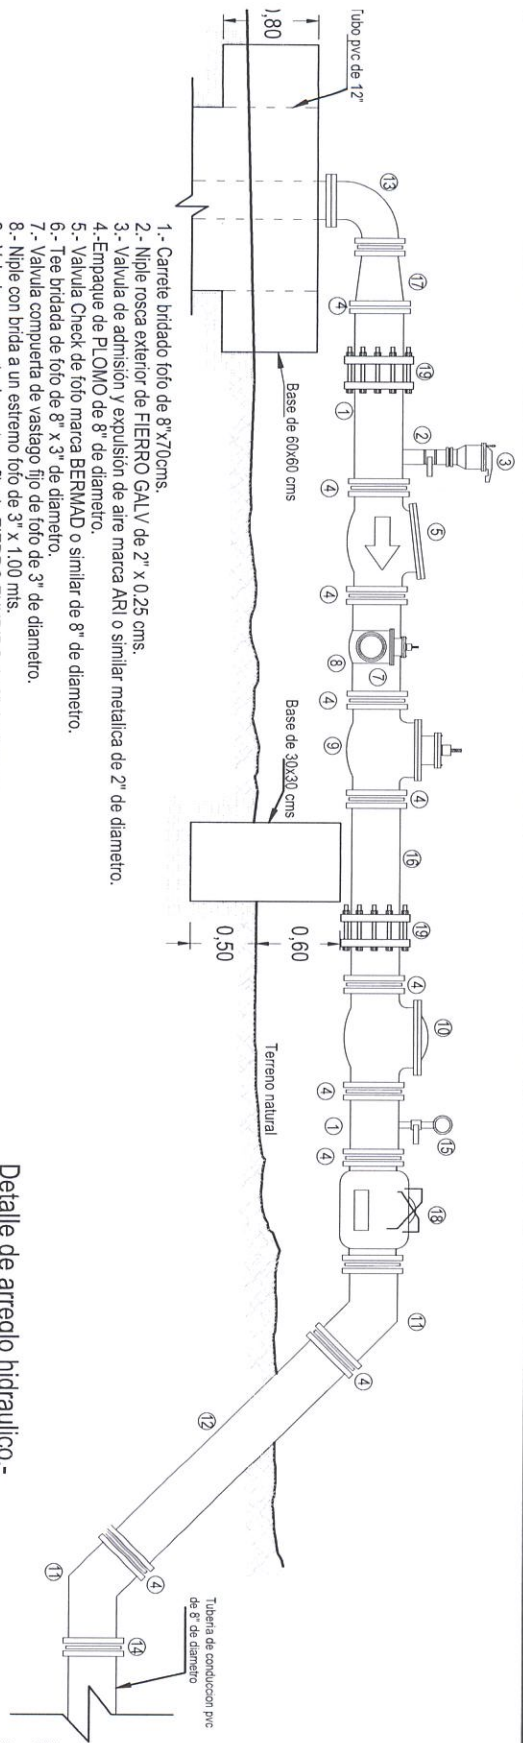


- 1.- Carrete bridado foto de 8"x70cms.
- 2.- Miple rosca exterior de FIERRO GALV de 2" x 0.25 cms.
- 3.- Valvula de admision y expulsion de aire marca ARI o similar metalica de 2" de diametro.
- 4.- Empaque de PLOMO de 8" de diametro.
- 5.- Valvula Check de foto marca BERMAD o similar de 8" de diametro.
- 6.- Tee bridado de foto de 8" x 3" de diametro.
- 7.- Valvula compuerta de vastago fijo de foto de 3" de diametro.
- 8.- Miple con brida a un extremo foto de 3" x 1.00 mis.
- 9.- Valvula compuerta de vastago fijo de FIERRO FUNDIDO de 8" de diametro.
- 10.- Medidor de Flujo de 8" de diametro.
- 11.- Codo bridado de foto de 8" x 45°.
- 12.- Carrete bridado de foto de 8" X 1.60 mis.
- 13.- Codo bridado de foto de 6" x 90°.
- 14.- Empaque de neopreno de 8" de diametro.
- 15.- Manometro.
- 16.- Niple con brida a un extremo foto de 8" x 1.00 mis.
- 17.- Reducion bridada FOFO de 8" A 6".
- 18.- Valvula alivio de presion 73q bernad de 8".
- 19.- Copie universal de 8" (192-209mm) sigma flow.


Detalle de base para arreglo hidraulico.

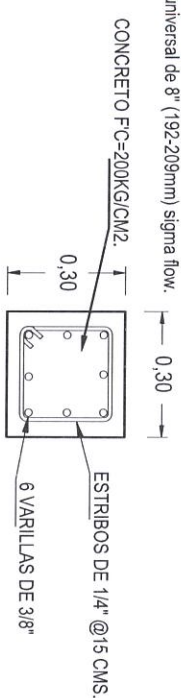

Detalle de arreglo hidraulico.-

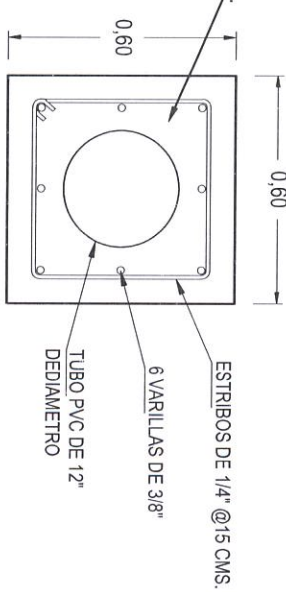

Detalle de base para arreglo hidraulico.
Sin escala.

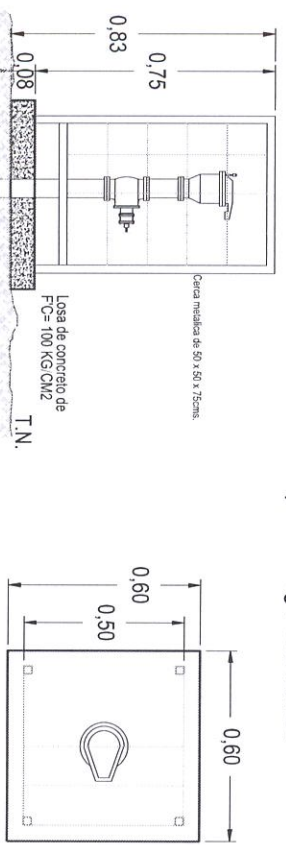


Corte.- Cerca en valvula.-
Sin escala.-

Planta.- Cerca en valvula.-
Sin escala.-

Detalle de Cerca en Valvula



Detalle de arreglo hidraulico en Valvula
Sin escala.

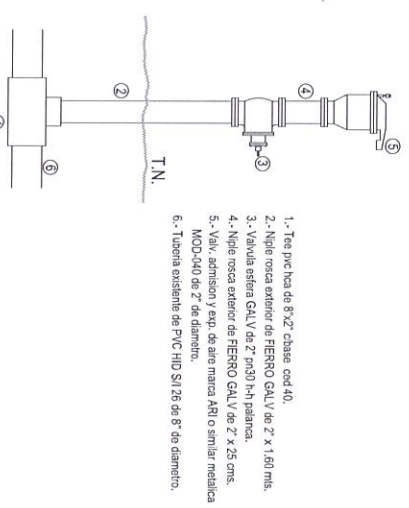

[illegible]

DESA/LOCOS	EST/ST	6-15	39-67	512-89	11-86	MILLER (COLUMBIAN TOWN)			MILLER & SONS
						FOUNDING PARTNERS (1873)	MANUFACTURING PARTNERS (1917)	MANUFACTURING PARTNERS (1917)	
						4-86	7-86	13-17	6-16

1 Codo PVC hidráulico, Sistema Inglés, 90 x 8" de diámetro	1 Codo PVC hidráulico, Sistema Inglés, 45 x 8" de diámetro	1 Válvula eliminadora de aire 2" de diámetro
1 " Y" PVC hidráulico, Sistema Inglés 8" diámetro		

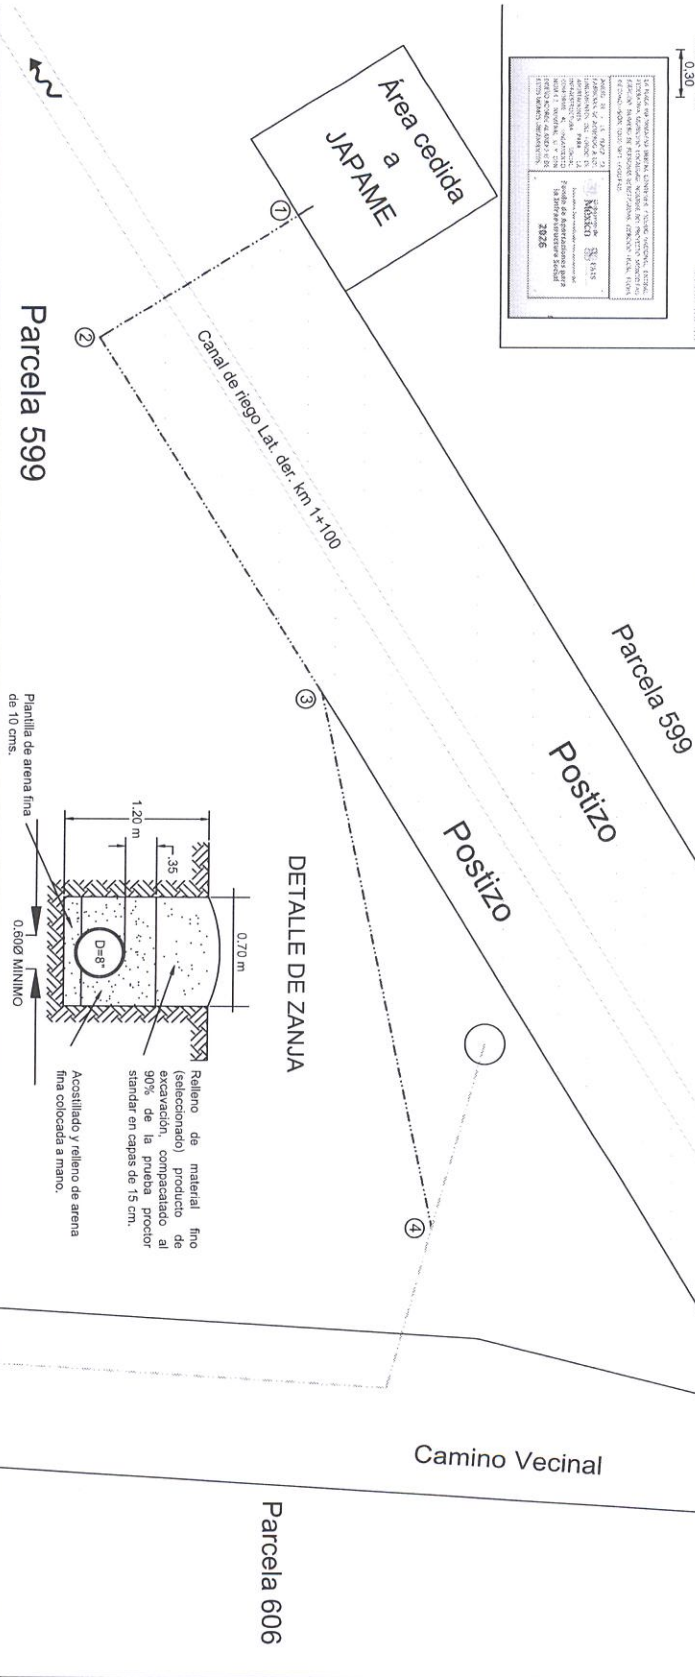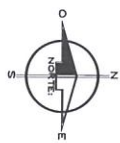

Contenido: PLANTA DE CONSULTA.

Canal de riego

Tuberia existente de 8"

C.ING. JOEL OSUNA GUEVARA

C/MS DAVID GERMAN OSUNA IRIARTE

~~C. MAESTRO-LIJES DANIEL GONZÁLEZ BELTRÁN~~

An aerial photograph showing a residential neighborhood with a grid-like street pattern. A road runs diagonally from the bottom left towards the top right. A circular feature, possibly a pond or a large circular driveway, is visible in the lower right quadrant. A blue line is drawn on the image, starting from the top right and extending towards the circular feature.

Numero de plano:

A/D-05.



JAPAME
Más agua más vida para Eloba

Elota
¡unidos todos se pueden!

JUNTA MUNICIPAL DE AGUA POTABLE Y ALCANTARILLADO DEL MUNICIPIO DE ELOTA
2024-2027

Obras: CONSTRUCCIÓN DE POZO PROFUNDO Y TUBERIA DE CONDUCCION EN LOCALIDADES DE EL SALADO, ARROYITOS Y TAYOLITIA, MUNICIPIO DE ELOTA, SINALOA.

Localidad: EL SALADO, SALADO, ARROYITOS Y TAYOLITIA, ELOTA, SINALOA.

Centenar: PLANTA DE CONJUNTO.

SIMBOLOGIA

Limite de parcela _____

Tubería proyectada de 8" _____

Canal de riego _____

Tubería existente de 8" _____

Dibujo: C. ING. JOSE ROSA GUEVARA

Revisó: C. ING. DAVID MANABAN RIBE

Autorizó: C. MAESTRO UDDES. JORGE GONZALEZ BELTRAN

Microlocalización



Escala: 1:500

Fecha: MAYO/2026

Numero de plano: AP/06.